

Legenda značek:


- šachta - stávající
- fikt. povrchový bod - stávající
- ▲ výust - stávající
- ▲ výust - výhled
- prameniště

Legenda čar:

- dešťová kanalizace - stávající
- příkop a svodnice - stávající
- ××× dešťová kanalizace - zrušená
- vodoteč
- - - ochranné pásmo železnice

Legenda etap:

- 1. etapa
- 2. etapa
- 3. etapa
- 4. etapa
- 5. etapa
- 6. etapa
- 7. etapa
- 8. etapa
- 9. etapa

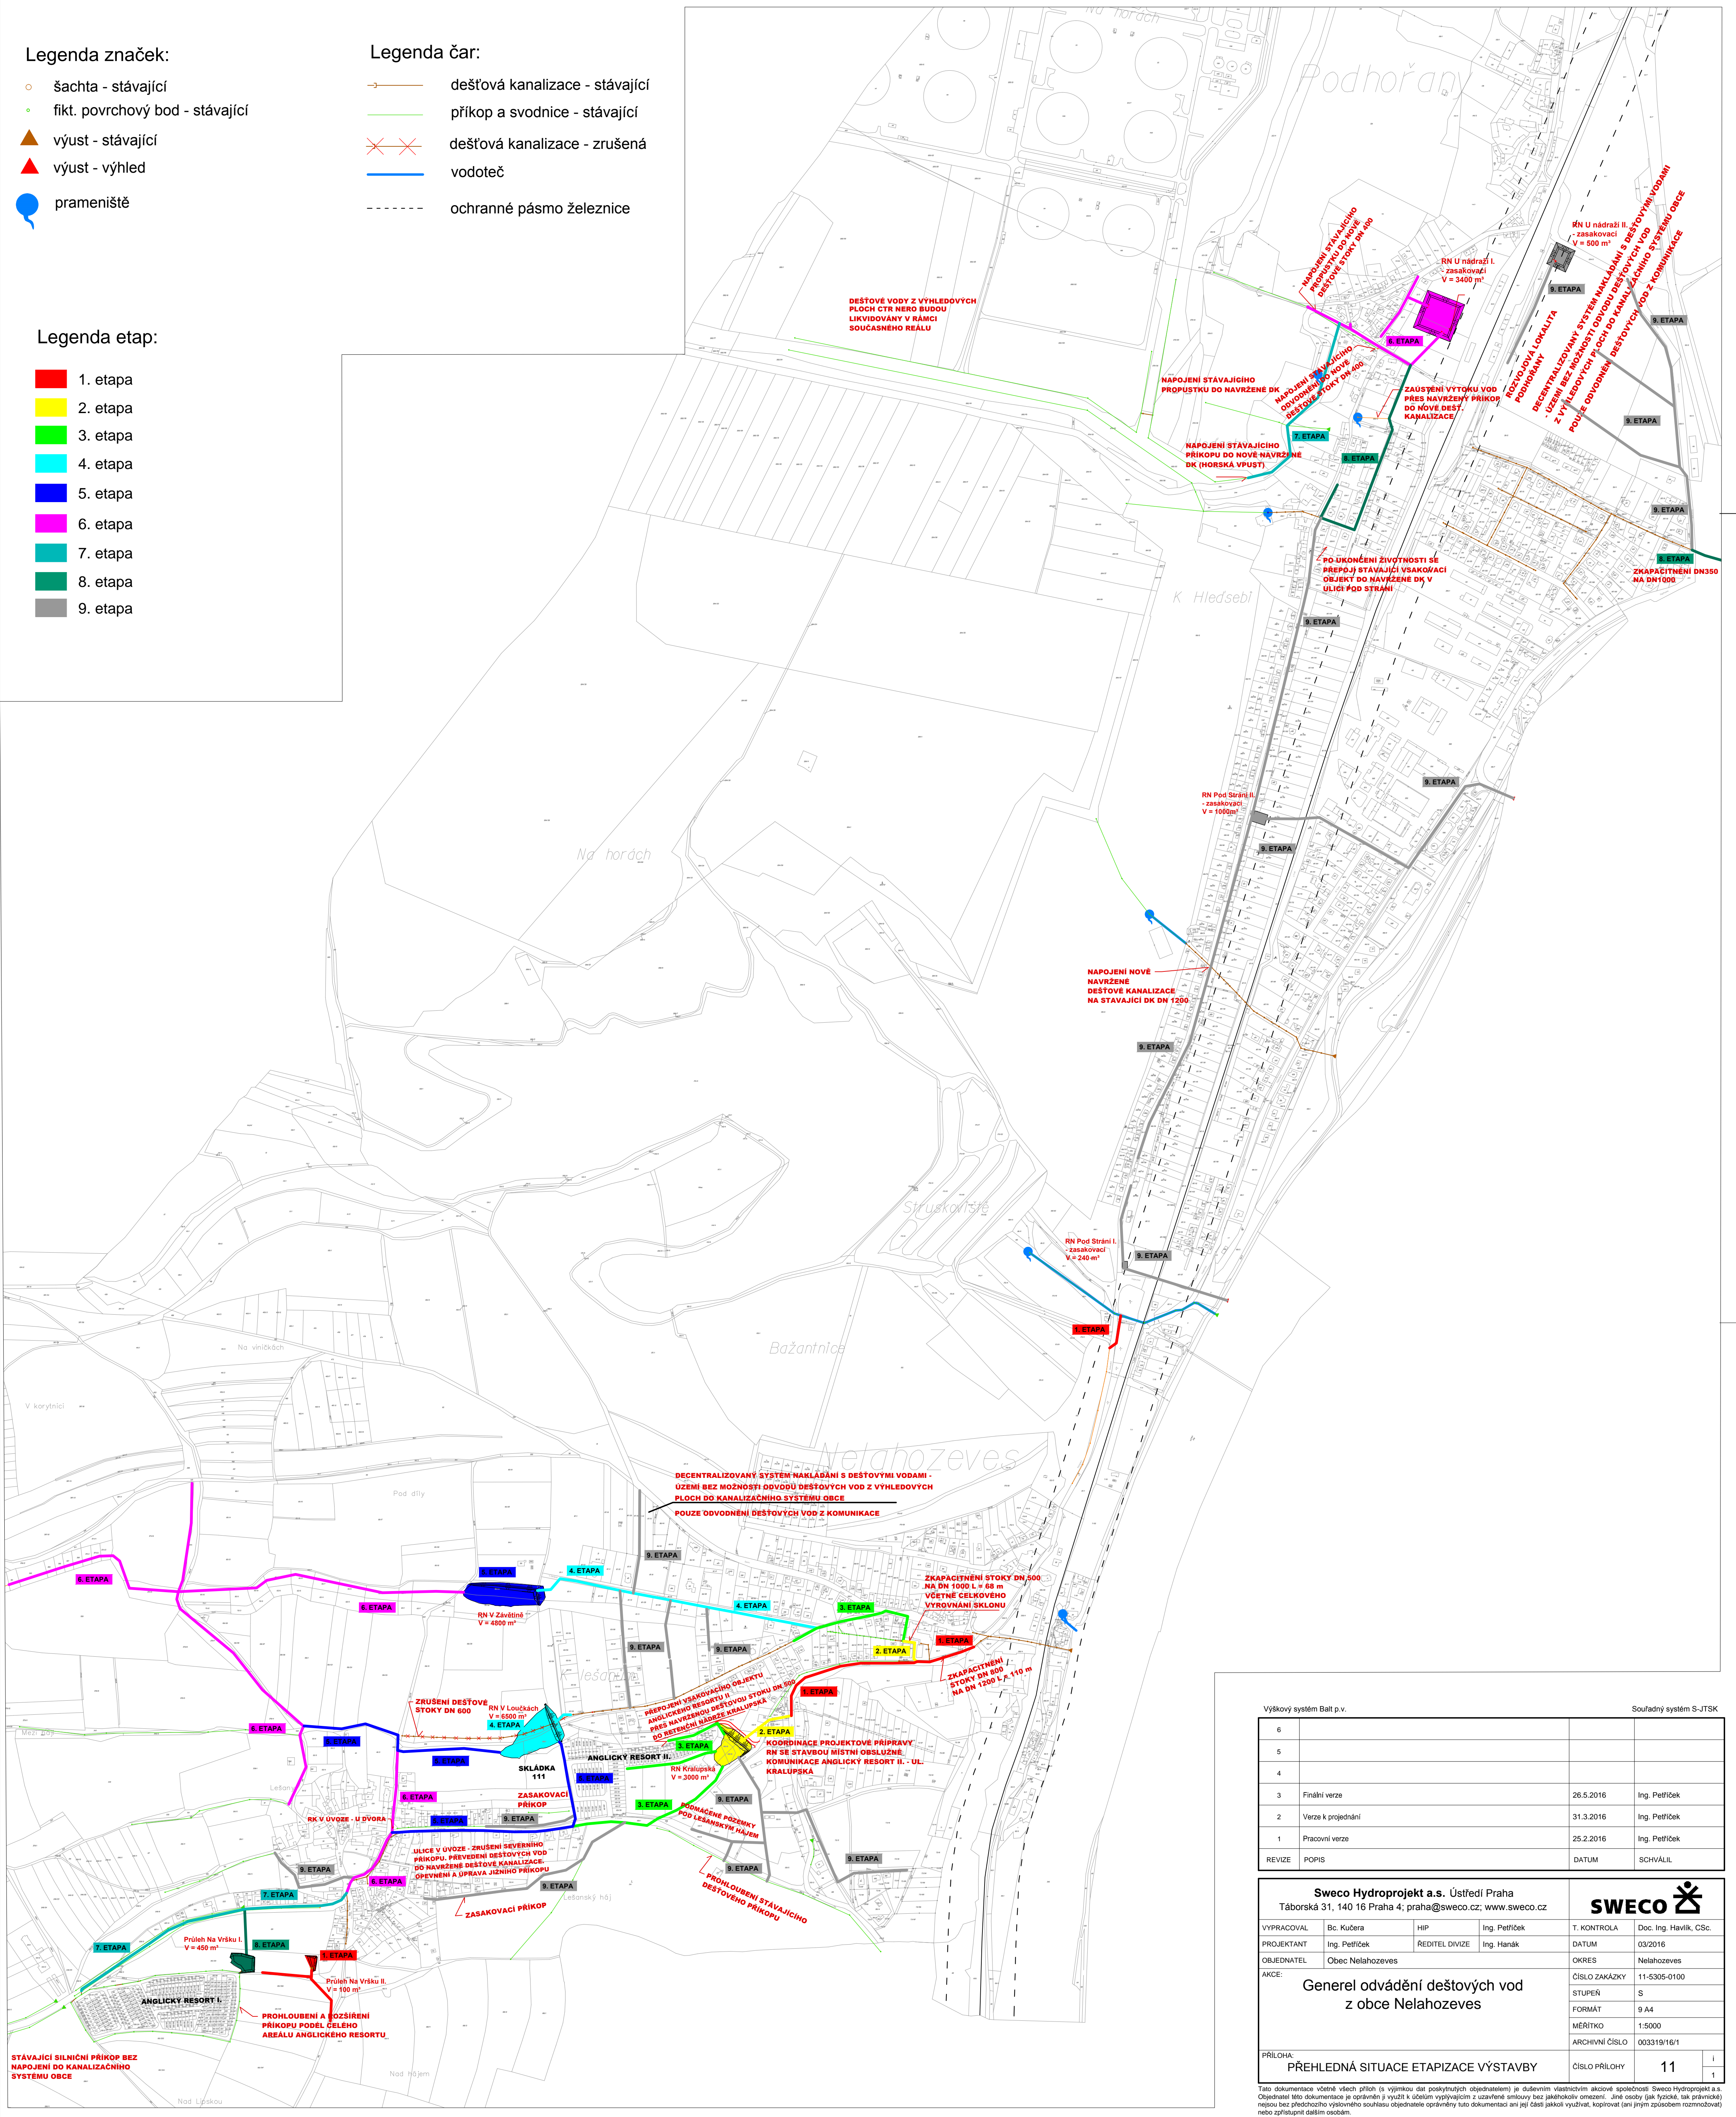

Výškový systém Balt p.v. Souřadný systém S-JTSK

6		
5		
4		
3	Finální verze	26.5.2016 Ing. Petříček
2	Verze k projednání	31.3.2016 Ing. Petříček
1	Pracovní verze	25.2.2016 Ing. Petříček
REVIZE	POPIS	DATUM SCHVÁLIL

Sweco Hydroprojekt a.s. Ústředí Praha Táborská 31, 140 16 Praha 4; praha@sweco.cz; www.sweco.cz		SWECO	
VYPRACOVAL	Bc. Kučera HIP Ing. Petříček	T. KONTROLA	Doc. Ing. Havlík, CSc.
PROJEKTANT	Ing. Petříček	ŘEDITEL DIVIZE	Ing. Hanák
OBJEDNATEL	Obec Nelahozeves	OKRES	Nelahozeves
AKCE:	Generel odvádění dešťových vod z obce Nelahozeves		ČÍSLO ZAKÁZKY 11-5305-0100
			STUPEŇ S
			FORMÁT 9 A4
			MĚŘÍTKO 1:5000
			ARCHIVNÍ ČÍSLO 003319/16/1
PŘÍLOHA:	PŘEHLEDNÁ SITUACE ETAPIZACE VÝSTAVBY	ČÍSLO PŘÍLOHY	11

Tato dokumentace včetně všech příloh (s výjimkou dat poskytnutých objednatelem) je duševním vlastnictvím akciové společnosti Sweco Hydroprojekt a.s. Opětovné této dokumentace je oprávněn j využít k libovolným účelům z uzavřené smlouvy bez jakéhokoli omezení. Jiné osoby (jak fyzické, tak právnické) nejsou bez předchozího výslovného souhlasu objednatele oprávněny tuto dokumentaci ani její části jakkoli využívat, kopírovat, ani jiným způsobem rozmnožovat nebo zpřístupnit dalším osobám. Pozornosti: Podjevy zpracovatele jsou připojeny pouze k výstisku číslo 01 nebo originálu přílohy (matrice).